


ZESTAWIENIE ARKUSZY

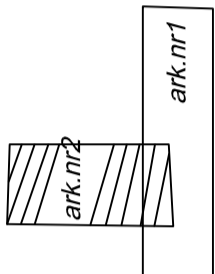

ARKUSZ NR 2

województwo łódzkie
powiat pabianicki
gmina Ksawerów

obręb Ksawerów
ulica Handlowa
działki w/g zakresu

Mapa sytuacyjno-wysokościowa
skala 1:500
do celów projektowych

(z geodezyjną inwentaryzacją urządzeń technicznych)
Mapę niniejszą sporządzono w postaci cyfrowej na podstawie mapy zasadniczej sekcja w uki.LAM nr 65-23-c danySIT oraz pomiaru uzupełniającego wykonanego w terenie w dniu 10.10.2010r

Wykonawca: P.P.H.U. "GEOYARD"
Geodeza uprawiony
mgr inż. Jacek Nowaczek
95-200 Pabianice, ul. Bracka 50/14
NIP 731-104-97-33, Regon 143277070
161512-330-252


Rzeczne na mapie w układzie LAM są w układzie LAM
Pabianice dn. 17.10.2010r
L.k.s.rob.10. /2010r

Zakres opracowania:


S10-S13 - kanał sanitarny wraz z odejściami bocznymi w45-w60, W45-104 - wodociąg wraz z odejściami bocznymi

Legenda:

- kanalizacyjny
- wodociąg
- studnia inspekcyjna
- studnia rewizyjna
- hydrant
- przyłącze kanalizacyjne (poza zakresem opracowania)
- przyłącze wodociągowe (poza zakresem opracowania)

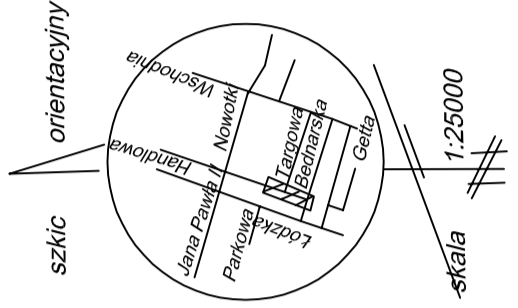

POWIATOWY URZĘDNIK BUDOWNICTWA I KARTOGRAFICZNEJ PRACY STAROSTY W PABIANICACH
W obszarze opracowania niniejszego projektu geodezyjnego, dokonałem oględzin terenowych i stwierdziłem, że dane i załączniki do projektu są zgodne z rzeczywistością i nie zawierają błędów, które mogłyby wpłynąć na realizację inwestycji. Wzajemnie uzgodniliśmy i potwierdziliśmy, że niniejszy projekt jest zgodny z rzeczywistością i nie zawiera błędów, które mogłyby wpłynąć na realizację inwestycji. Wzajemnie uzgodniliśmy i potwierdziliśmy, że niniejszy projekt jest zgodny z rzeczywistością i nie zawiera błędów, które mogłyby wpłynąć na realizację inwestycji.

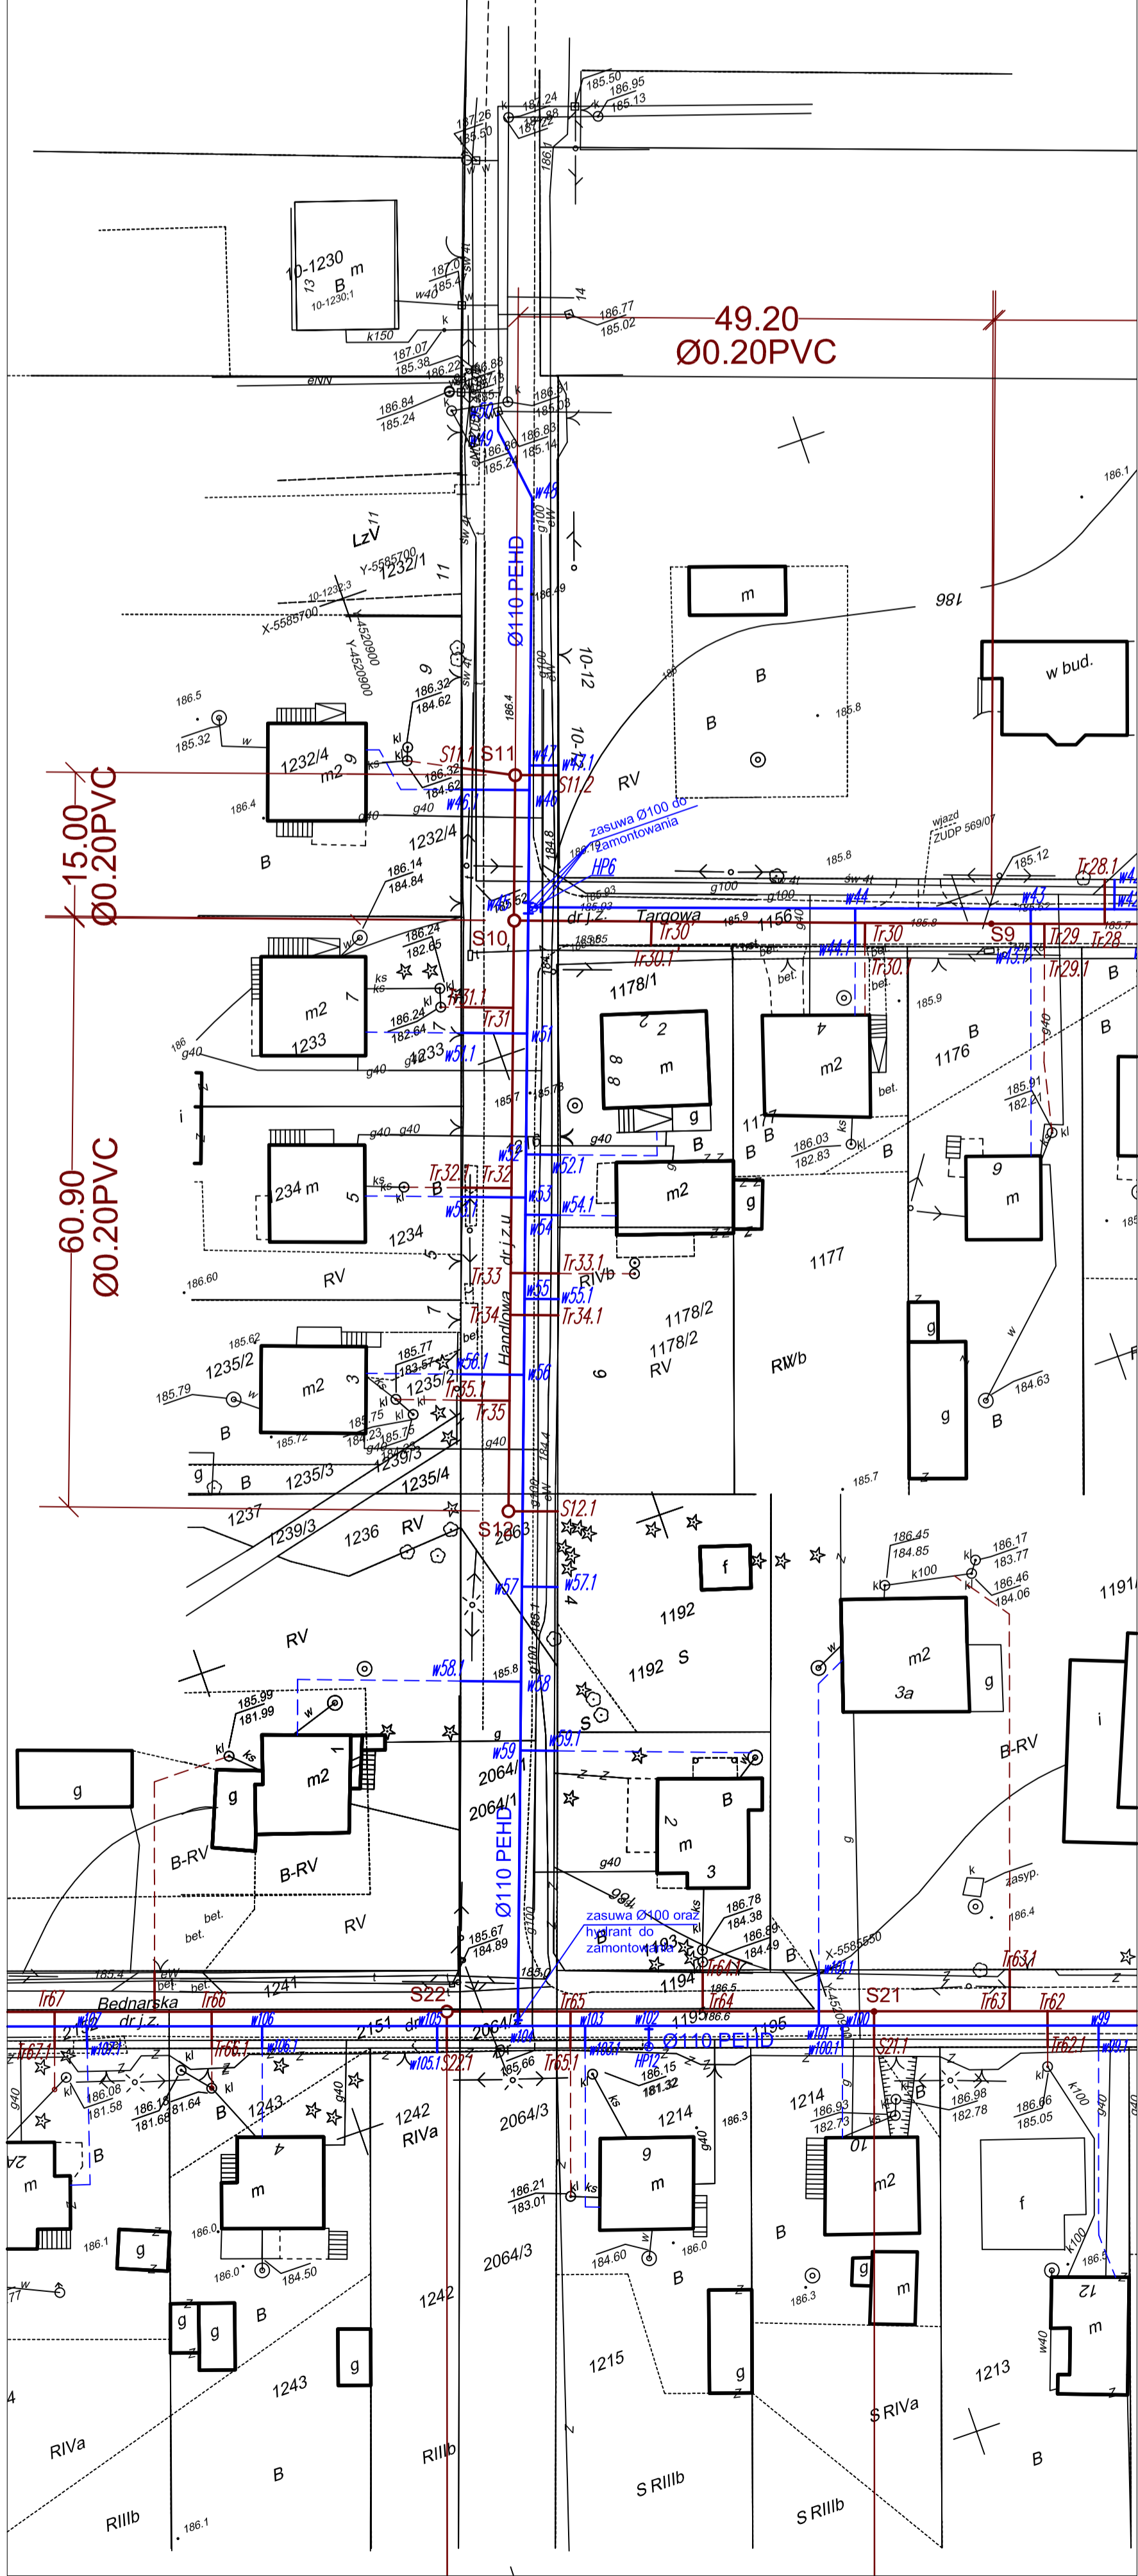

 PRACOWNIA PROJEKTOWA 95-200 Pabianice, ul. Targowa 43 tel.81-842-214-44-48 81-785-988	Nr rysunku 1.2
	Skala 1:500 Data 03.2011
OBIEKT PROJEKT BUDOWLANI SIECI WODOCIĄGOWEJ I KANALIZACYJNEJ WRAZ Z ODEJŚCIAMI BOCZNYMI DO CIEKÓW I KANALIZACJI W ULICY TARGOWEJ I HANDLOWEJ W KSAWEROWIE	Nr projektu 1.2
PRZEDMIOT RYSUNKU Projekt zagospodarowania terenu ul. HANDLOWA	Nr upr. 29/91/WL Data 03.2011
AUTOR OPRAĆCOWANIA mgr inż. Jarosław Olszak	Nr upr. 29/91/WL Data 03.2011
SOPRZADZAJĄCY: mgr inż. Ewa Radowska	Nr upr. 29/91/WL Data 03.2011