




SZCZEGÓŁ KOLIZJI ŚCIEKU ZE
STUDZIENKĄ TELETECHNICZNĄ

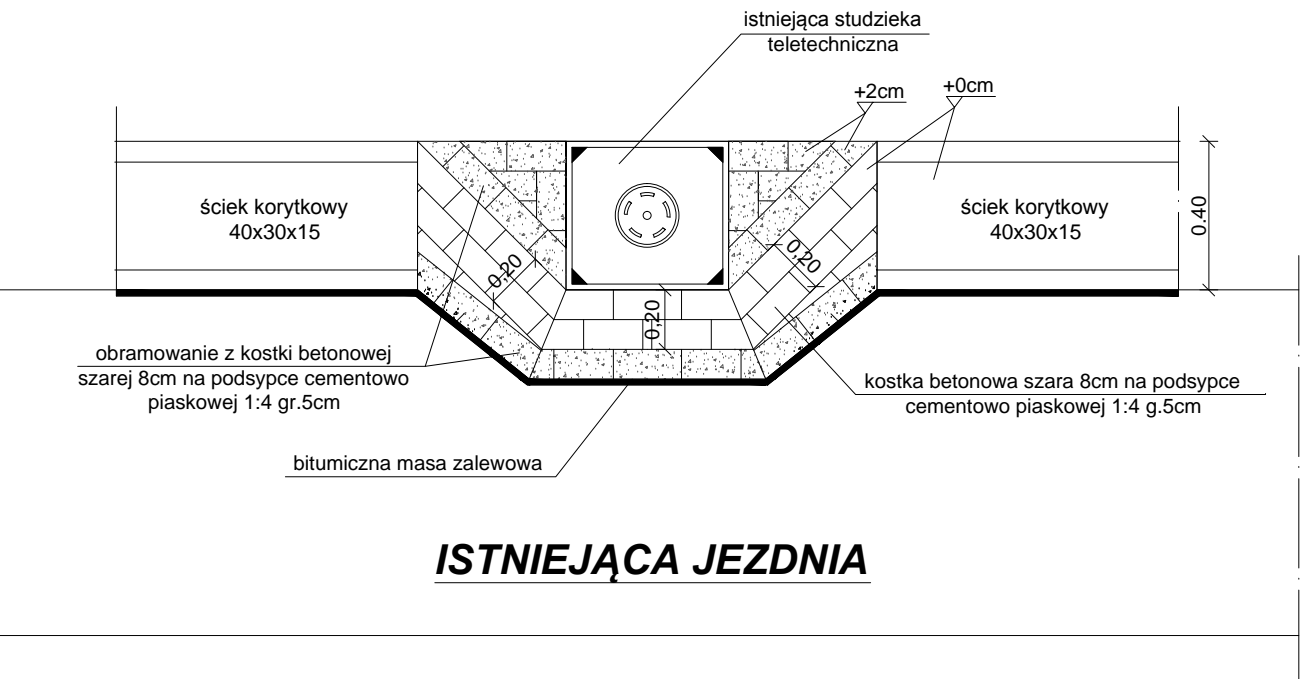


SZCZEGÓŁ WLOTU ŚCIEKU DO
ISTNIEJĄCEGO ROWU

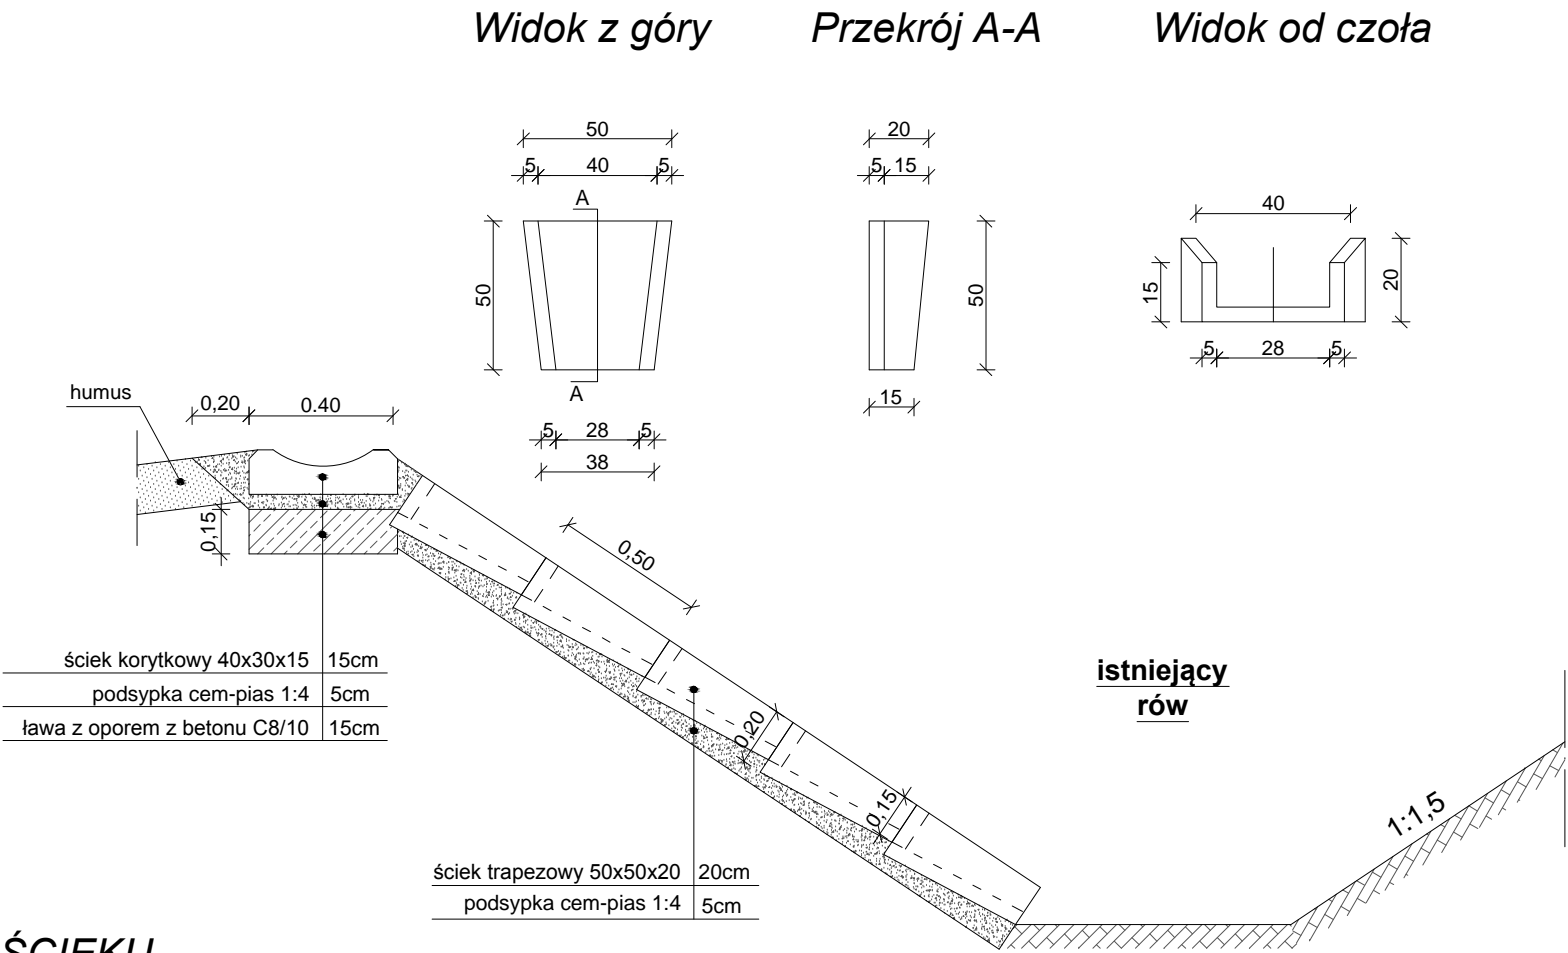

SZCZEGÓŁ KOLIZJI ŚCIEKU ZE
STUDZIENKĄ WODOCIĄGOWĄ Ø200

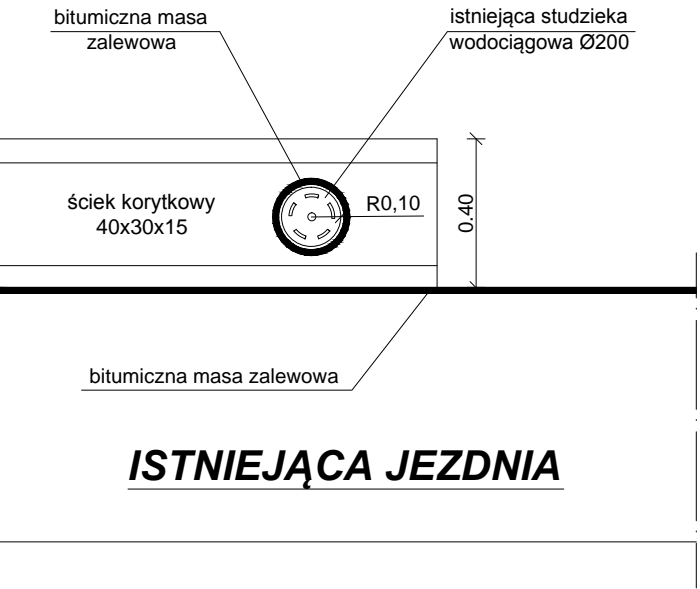

SZCZEGÓŁ ŚCIEKU
KORYTKOWEGO

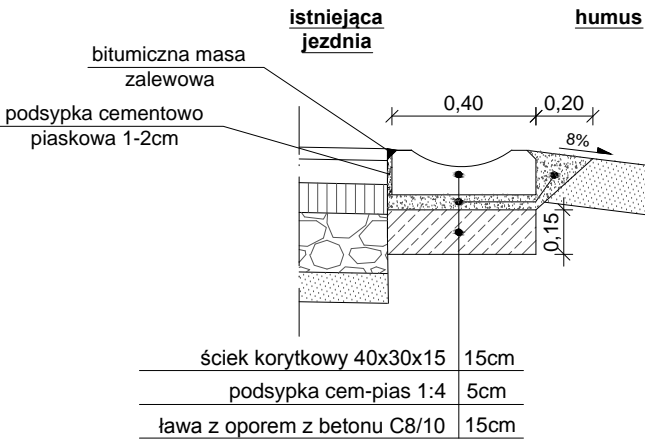

 MATPROJEKT	MATPROJEKT Mateusz Jurczyk ul. Łąkowa 12; 05-135 Komornica			Data: 05.2015
				Skala: 1:25
ZADANIE INWESTYCYJNE:		Budowa odwodnienia na ulicy Zielonej w Ksawerowie		Rys nr: 4
INWESTOR:		Gmina Ksawerów ul. Kościuszki 3h; 95-054 Ksawerów		
NAZWA RYSUNKU:		SZCZEGÓŁY KONSTRUKCYJNE		
FUNKCJA:	IMIĘ I NAZWISKO	NR UPRAWNIEN	PODPIS	
Projektant	mgr inż. Mateusz Jurczyk	MAZ/0410/PWOD/13		